


M1D0

CATEGORIA	SIMBLO RIFERITO	DEFINIZIONE
ESTINTORI	E	Estintore portatile
SISTEMI ANTINCENDIO IDRICI	E	Camera corrotta
	■	Naso
SISTEMI ANTINCENDIO IDRICI	●	Spinta idropulitrice
	●	Attacco per autoimpiego
ELENGHI COSTRUTTIVI E RELATIVE APERTURE	—	Porta invernata
	—	Porta invernata di fuoco
SISTEMI ANTINCENDIO IDRICI	—	PERICOLI DI USITA
	—	PERICOLI DI USITA
DISPOSITIVI DI EMERGENZA	→	VALVOLA AEROSTATICA DI SCAICO
	→	LAMPADINE DI EMERGENZA ALIMENTATE INERZIALI

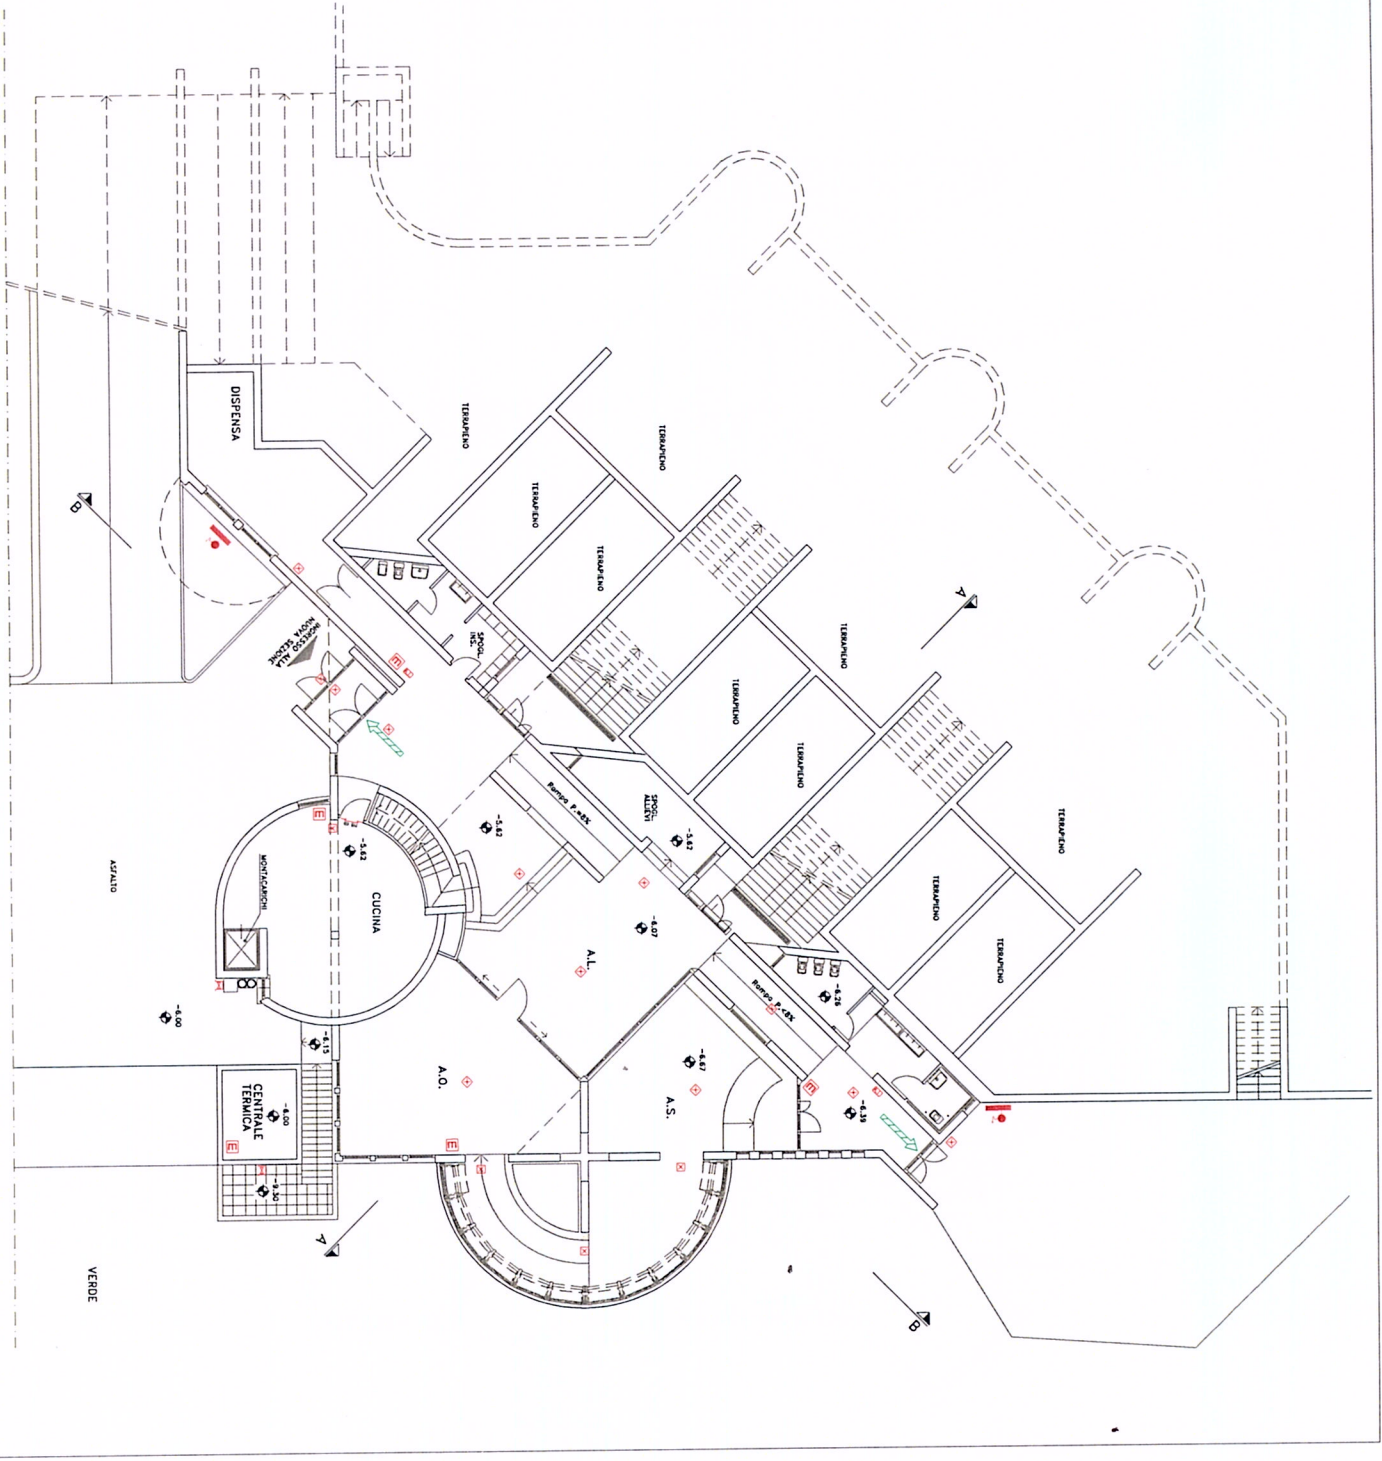

PLANIMETRIA ASILO NIDO

COMUNE DI MONTEFALCO

OGGETTO PROGETTO DI CONFORMITA' ANTINCENDIO VARIANTE ALLA PRATICA 65058	Codice 0113_MF_1
OPERA SCUOLA MATERNA E ASILO NIDO PIANTA PIANO INFERIORE	Scala 1:100
LOCALITA' VIA USO FOSCOLO MONTEFALCO - PG	Data MARZO 2013
COMITANTE COMUNE DI MONTEFALCO	Progettista
Ing. Paolo Sensi - Ing. Giorgio Zerbinì Via Roma 102, Bastia U. - PG Tel. + Fax: 075-4011476	